

設計図書等に対する質問回答書

令和4年8月5日

一般競争入札参加予定者 各位

山武郡市広域水道企業団
企業長 松下 浩 明

工事等の名称：事務局庁舎電気設備更新工事


上記に関する質問について、次のとおり回答します。

NO	質問事項	回 答
1	図面番号 9~11 において、図面中に誘導灯 a1 が記載されておりますが、図面番号 13 の姿図に a1 が見当たりません。 誘導灯 a1 の詳細をご指示ください。	誘導灯 a1 は、避難口誘導灯を記号で表記したものです。
2	図面番号 9 電灯設備（1 階平面図）器具 D について 図面左側記載の部屋ごとの器具台数表には「1F 事務室 D×2」、「1F 玄関ホール D×2」と記載がありますが、図面上に器具 D が見当たりません。図面中記載の「a1」を「D」と考えてよろしいでしょうか。	回答図面（1 / 3）に表記しましたので、図面を参照してください。 なお、ご質問の「1F 玄関ホール D×2」は、「1F 玄関ホール D×1」です。

3	図面番号 10 電灯設備 (2 階平面図) 器具 W、器具 Z について 図面左側記載の部屋ごとの器具台数表に 2F 廊下「W×1」「Z-1」と記載がありますが、図面に W と Z の器具が見当たりません。図面上で該当の器具を図示願います。	回答図面 (2 / 3) に表記しましたので、図面を参照してください。
4	図面番号 10 電灯設備 (2 階平面図) 器具 AC について 図面左側記載の部屋ごとの器具台数表に 2F 事務室「AC×1」と記載がありますが、図面に器具 AC が見当たりません。図面上で該当の器具を図示願います。	回答図面 (2 / 3) に表記しましたので、図面を参照してください。
5	図面番号 11 電灯設備 (3 階平面図) 器具 W、器具 Z について 図面左側記載の部屋ごとの器具台数表に 3F 廊下「W×1」「Z-2」と記載がありますが、図面に W と Z の器具が見当たりません。図面上で該当の器具を図示願います。	回答図面 (3 / 3) に表記しましたので、図面を参照してください。
6	図面番号 11 電灯設備 (3 階平面図) 器具 P について 図面左側記載の部屋ごとの器具台数表に 3F 廊下「P×1」と記載がありますが、図面に器具 P が見当たりません。図面上で該当の器具を図示願います。	回答図面 (3 / 3) に表記しましたので、図面を参照してください。

7	図面番号 11 電灯設備 (3 階平面図) 器具 AL について 図面左側記載の部屋ごとの器具台数表に 3F 大会議室「AL×2」と記載がありますが、図面番号 13 の姿図に AL が見当たりません。内訳にはライコンとの記載があります。図面中の誘導灯 a1 を AL と考えてよろしいでしょうか。	回答図面 (3 / 3) に表記しましたので、図面を参照してください。 なお、AL (LED 照明器具付属制御用機器 : ライトコントローラー信号線式) は照明器具でないので、図面番号 13 の電灯設備 (照明器具姿図) には図示しません。汎用品なので、ネットやカタログ等で調べてください。
---	--	---

電灯設備 (1階平面図) S=1:200

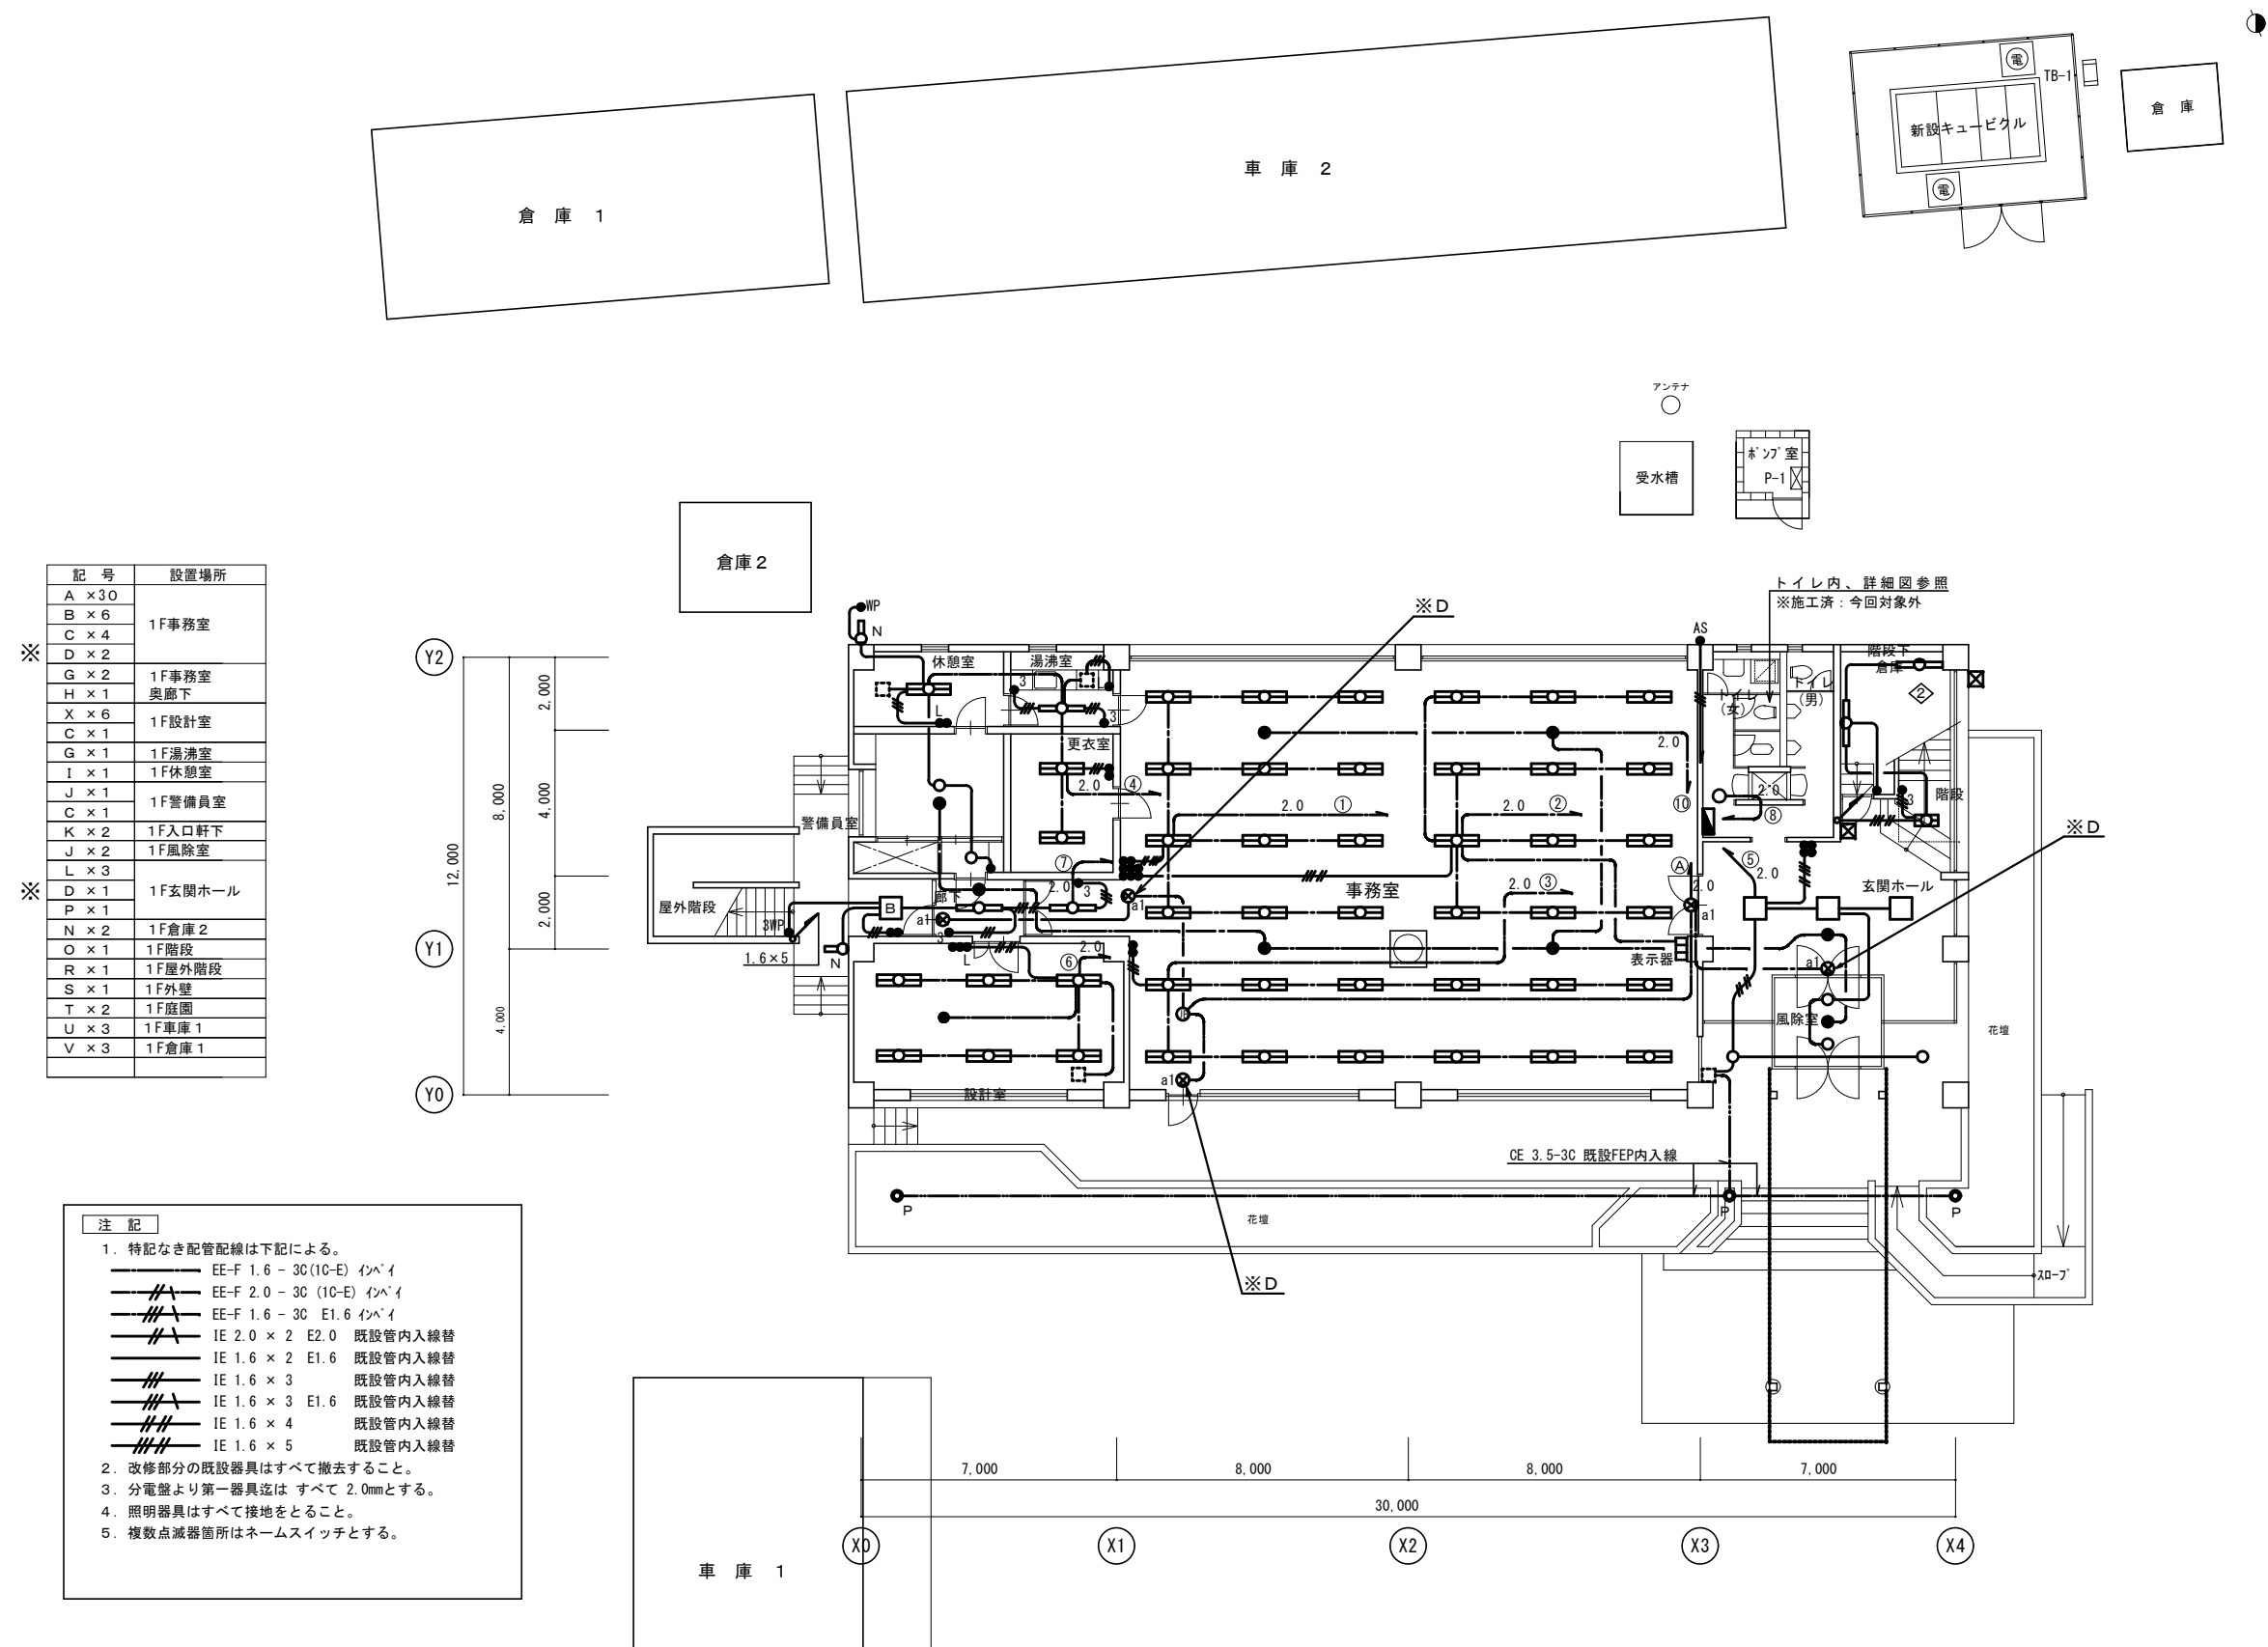

<回答図面 1 / 3>

更新後



令和4年度

工事名称	事務局庁舎電気設備更新工事									
図面名称	電灯設備(1階平面図)							図番	面号	9/25
縮尺	図示			設計年月日			令和4年7月			
企業長	局長	次長	課長	補佐	班長	班員	股	計		
山武郡市広域水道企業団										

※注) 本図は参考図に付、詳細は打合せによる。

電灯設備（2階平面図） S=1:200

記号	設置場所
O × 1	2F階段
Q × 1	
W × 1	2F廊下
C × 2	
Z × 1	
AA × 6	
AB × 1	2Fバルコニー
A × 24	2F事務室
C × 5	
AC × 1	
AD × 1	
AE × 4	
AF × 4	2F書庫
AF × 1	2F給湯室
AG × 8	2F事務局長室
C × 1	
I × 4	2F電算室
C × 1	2F奥廊下
I × 1	
AH × 1	
C × 2	
AF × 2	2F更衣室
AI × 2	2F機械室
S × 3	2F外階段

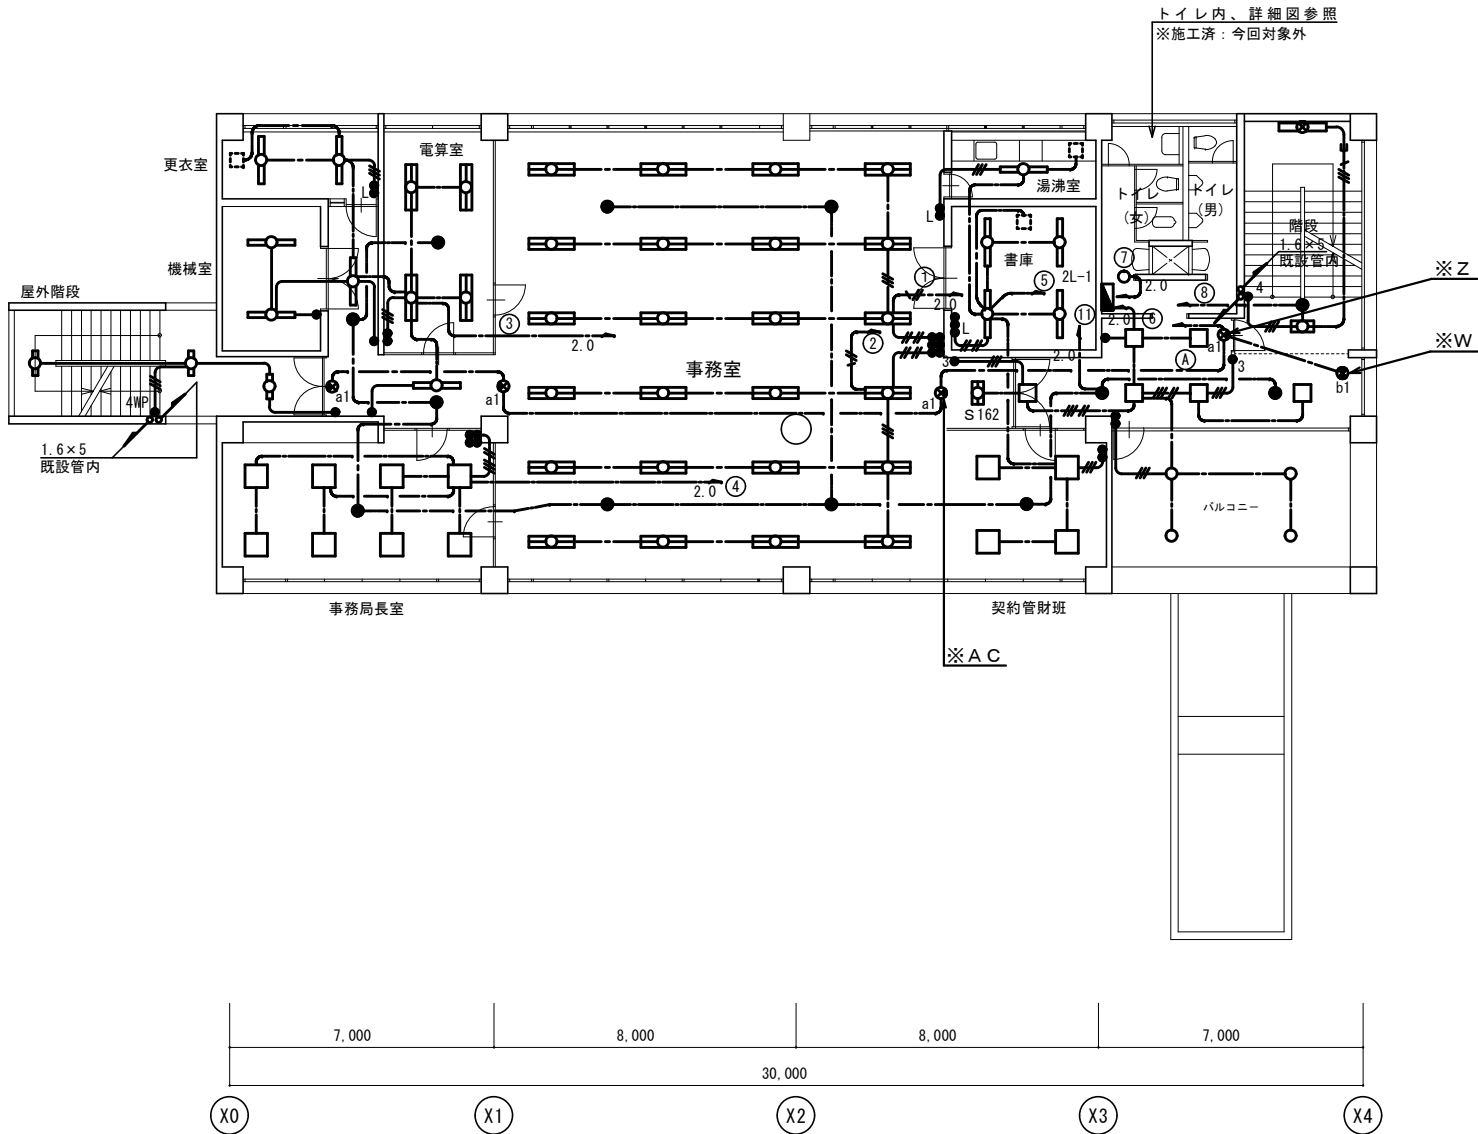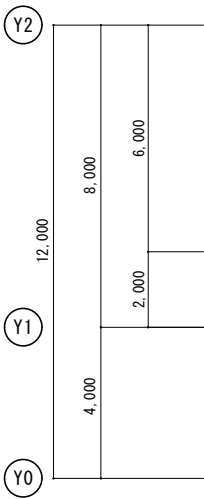

注 記

1. 特記なき配管配線は下記による。
— EE-F 1.6 - 3C (1C-E) インペイ
— EE-F 2.0 - 3C (1C-E) インペイ
— EE-F 1.6 - 3C E1.6 インペイ
— IE 2.0 × 2 E2.0 既設管内入線替
— IE 1.6 × 3 既設管内入線替
— IE 1.6 × 3 E1.6 既設管内入線替
— IE 1.6 × 4 既設管内入線替
— IE 1.6 × 5 既設管内入線替

2. 改修部分の既設器具はすべて撤去すること。

<追記>

- a 1 : 避難口誘導灯
b 1 : 通路誘導灯
※記号無記入誘導灯は既にLED化済みのため、今回再使用する。

<回答図面 2 / 3 >

更新後



令和4年度

工事名称	事務局庁舎電気設備更新工事						
図面名称	電灯設備(2階平面図)	図番	10/25				
縮尺	図示	設計年月日	令和4年7月				
企業長	局長	長次	長課	長補佐	班	員	設計
山武郡市広域水道企業団							

※注) 本図は参考図に付、詳細は打合せによる。

電灯設備（3階平面図） S=1:200

記号	設置場所
O × 1	3F階段
Q × 1	
W × 1	
※ AE × 4	3F廊下
P × 1	
※ AA × 6	
C × 3	
※ Z × 2	
AE × 2	3F書庫
AJ × 18	
P × 4	3F大会議室
※ AK × 12	
AL × 2	
I × 2	3F休憩室1
J × 1	
C × 1	
I × 2	3F休憩室2
J × 1	
C × 1	
AM × 4	3F中会議室
AN × 4	
P × 1	
AF × 1	3F給湯室
I × 4	3F図書管理室
C × 1	
AF × 4	3F機械室
AF × 3	3F倉庫
S × 3	3F外階段

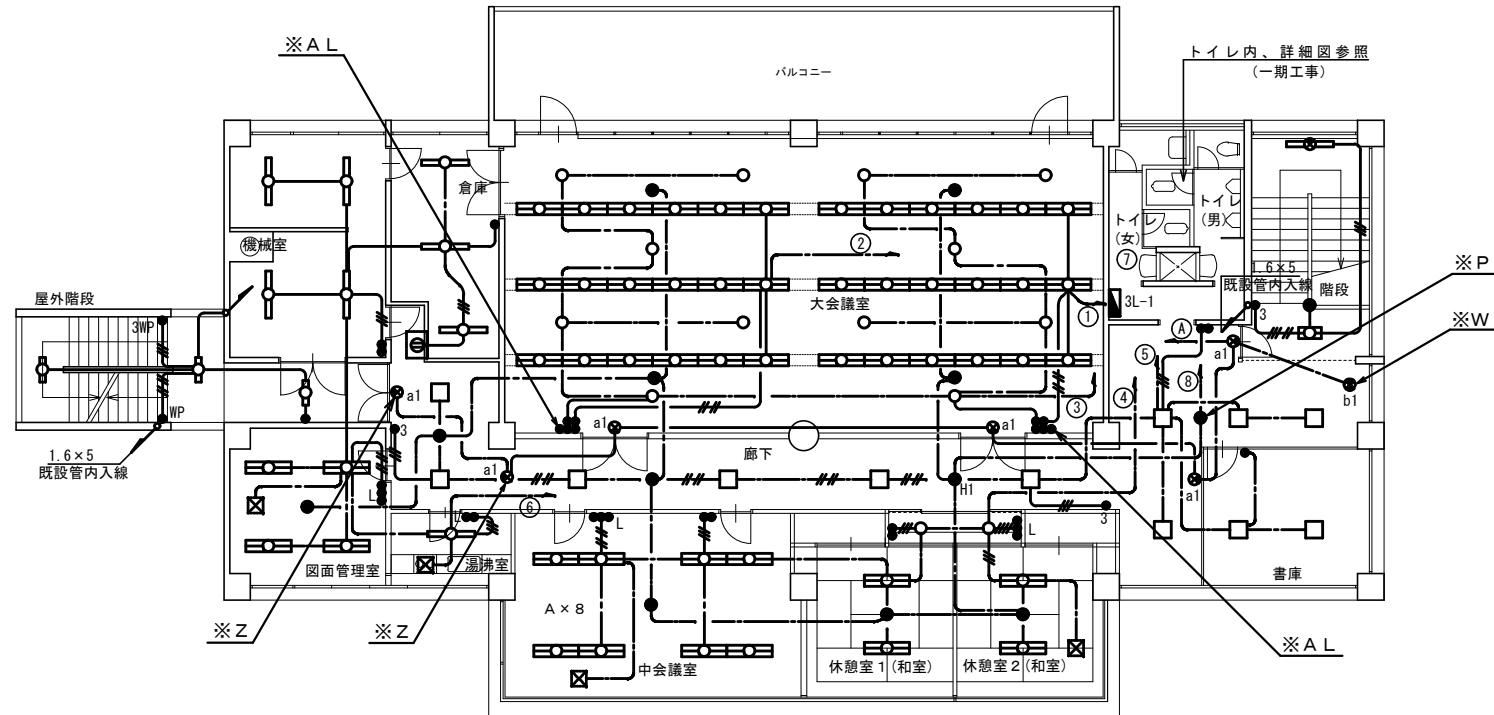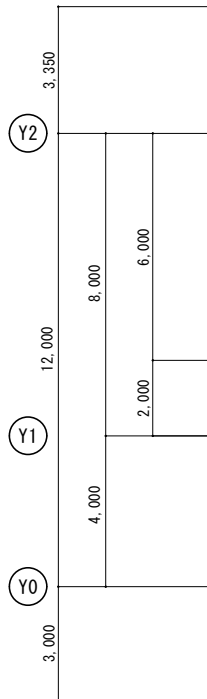


注記

1. 特記なき配管配線は下記による。

- EE-F 1.6 - 3C (1C-E) インベイ
- EE-F 2.0 - 3C (1C-E) インベイ
- EE-F 1.6 - 3C E1.6 インベイ
- IE 2.0 × 2 E2.0 既設管内入線替
- IE 1.6 × 3 既設管内入線替
- IE 1.6 × 3 E1.6 既設管内入線替
- IE 1.6 × 4 既設管内入線替
- IE 1.6 × 5 既設管内入線替

2. 改修部分の既設器具はすべて撤去すること。

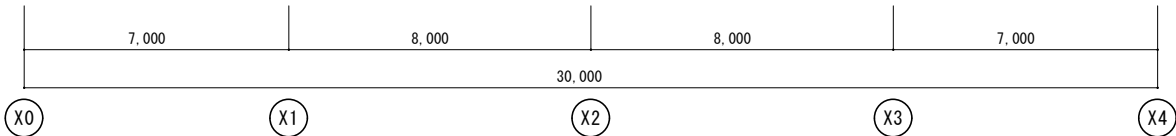

<追記>

- a 1 : 避難口誘導灯
- b 1 : 通路誘導灯
- ※記号無記入誘導灯は既にLED化済みのため、今回再使用する。

<回答図面 3 / 3 >

更新後

令和4年度

工事名称	事務局庁舎電気設備更新工事						
図面名称	電灯設備(3階平面図)	図番	11/25				
縮尺	図示	設計年月日	令和4年7月				
企業長	部長	次長	課長	補佐	班長	班員	設計
山武郡市広域水道企業団							

※注) 本図は参考図に付、詳細は打合せによる。